



**COMUNE DI VIGONE**  
CITTÀ METROPOLITANA DI TORINO

**LAVORI DI ADEGUAMENTO SISMICO DEL REFETTORIO DELLA SCUOLA PRIMARIA DI VIA BOSCA N°1**  
PNRR MISSIONE 4 - COMPONENTE 1 - INVESTIMENTO 1.2  
CODICE CUP:H15E22000020001

IL RESPONSABILE DEL PROCEDIMENTO :  
Geom. Mario Druetta

IL PROGETTISTA:  
Dott. Ing. Fabrizio Roagna

Fabrizio Roagna - Ingegnere - Via Saluzzo n° 64 - 12036 Revello - (CN)  
Tel 339 5053857 - e-mail: fabrizioroagna@libero.it

**PROGETTO DEFINITIVO - ESECUTIVO**

OGGETTO:  
**IMPIANTO ELETTRICO**  
**PIANTA PIANO TERRENO**


NOME FILE  
DATA  
Gennaio 2023  
SCALA  
1:100

N. ELABORATO

**15**

REV	MODIFICHE	DATA	REDATTORE
1	Prima consegna	Gennaio 2023	FR
2			
3			
4			
5			

**PIANTA PIANO TERRA**  
Scala 1:100

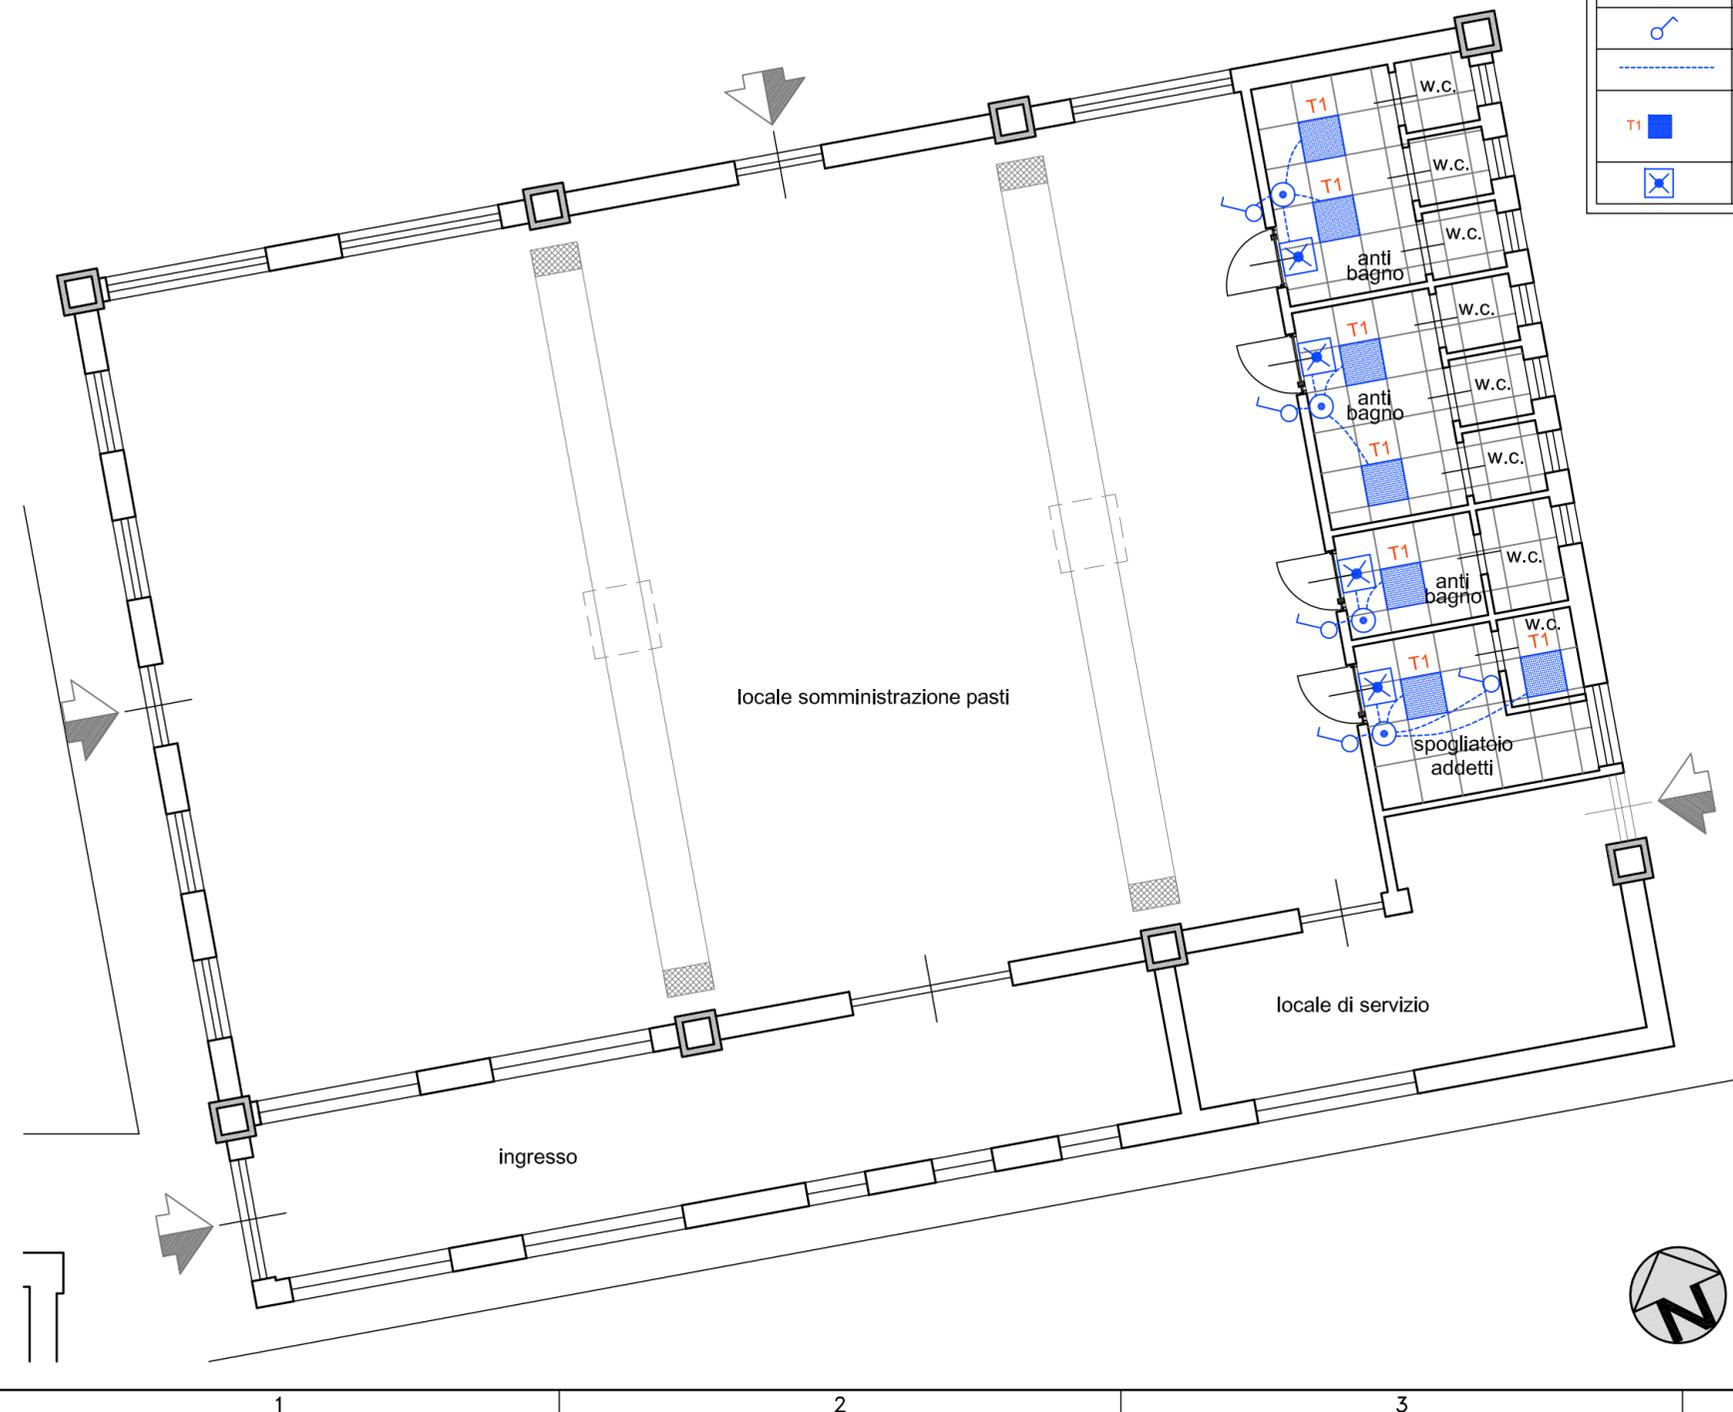

**LEGENDA IMPIANTO ELETTRICO**

Simbolo	Descrizione
	Scatola di derivazione ad incasso
	Interruttore in scatola ad incasso
	Conduittura nel controsoffitto
	Apparecchio di illuminazione - Tecnologia LED - Flusso 3600 lm Dimmerabile - ad incasso nel controsoffitto Tipo Disano LED Panel Art. 842 o similare
	Complesso autonomo di illuminazione di sicurezza